

M. 4-1

Toma de Telecomunicaciones




Toma de Electricidad

Ventilación

Toma de Agua
Previsión Local con tapón
ø20/22

LOCAL LOKALA
PLANTA BAJA - Nº M. 4-1
SUP. UTIL 93.80 m²
SUP. CONST. 97.60 m²

Escala : 1/50

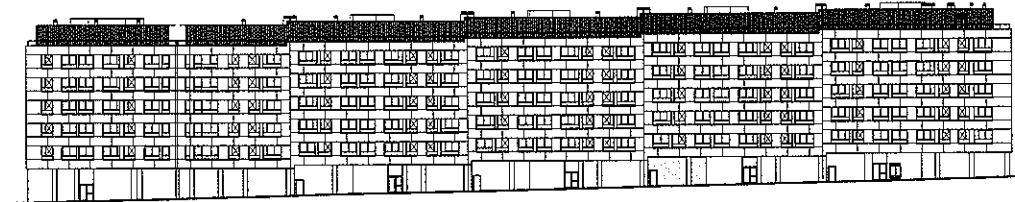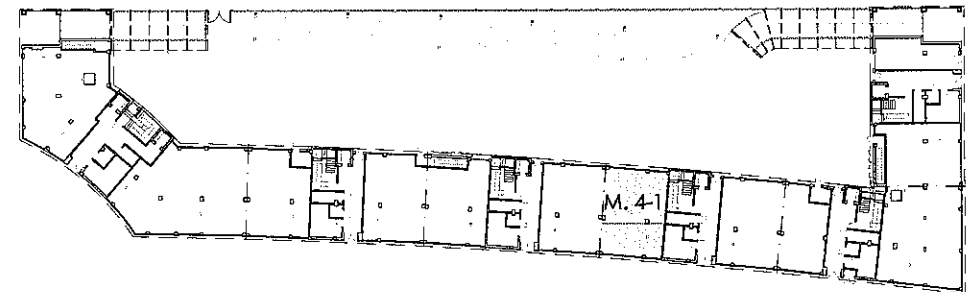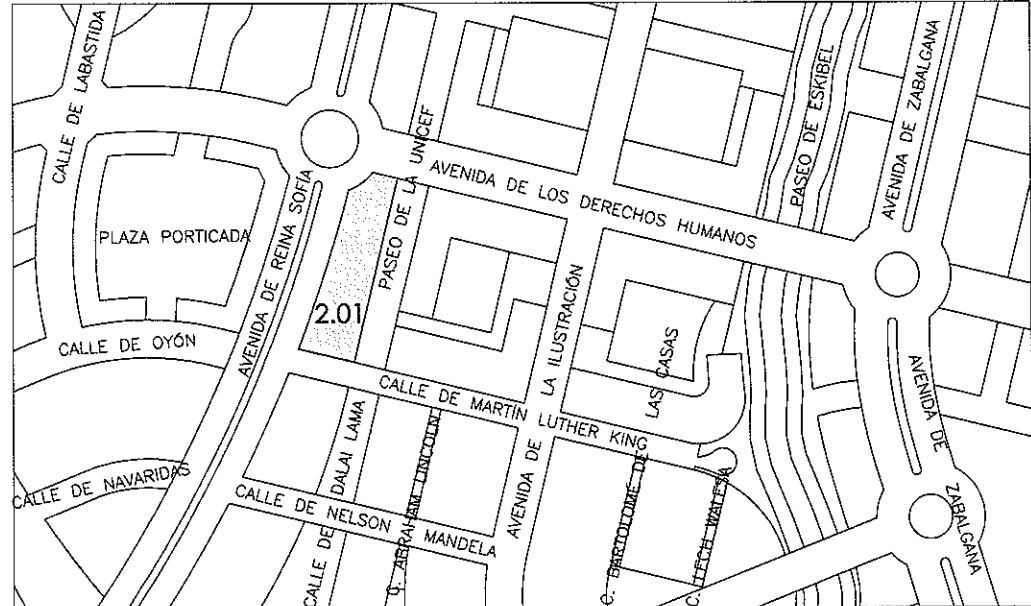

AVENIDA REINA SOFIA

100 VIVIENDAS DE PROTECCION OFICIAL Y ANEJOS
PARCELA R.C.-2.01 DEL SECTOR 3- ZABALGANA 2 EN VITORIA-GASTEIZ

CALLE AVENIDA REINA SOFIA KALEA
PORTAL Nº 88 ATARI ZB.
PLANTA BAJA SOLAIRUA
LOCAL Nº M. 4-1 LOKALA ZB.



VITORIA-GASTEIZ - ALORRA 3- ZABALGANA 2 - R.C.-2.01 LUR-ZATIA
100 BABES OFIZIALEKO ETXEBIZITZAK ETA ERANSKINAK

NÚMERO INTERNO
261
BARNE ZENBATIA

CODIGO DE PROMOCION
A - 13
SUSTEPENAREN KODEA

REV-00

Ventilación: Conducto de Piezas de Hormigón Aligerado.
Dimensiones Exteriores 36/24 cm.